




RIMESSE

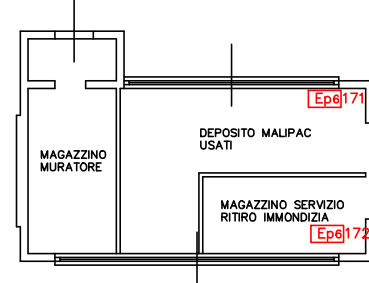


EX FORNO
INCENERITORE

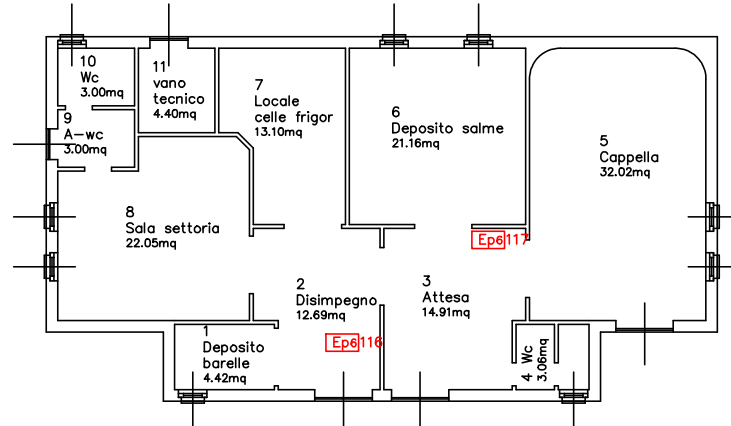


CAMERA MORTUARIA

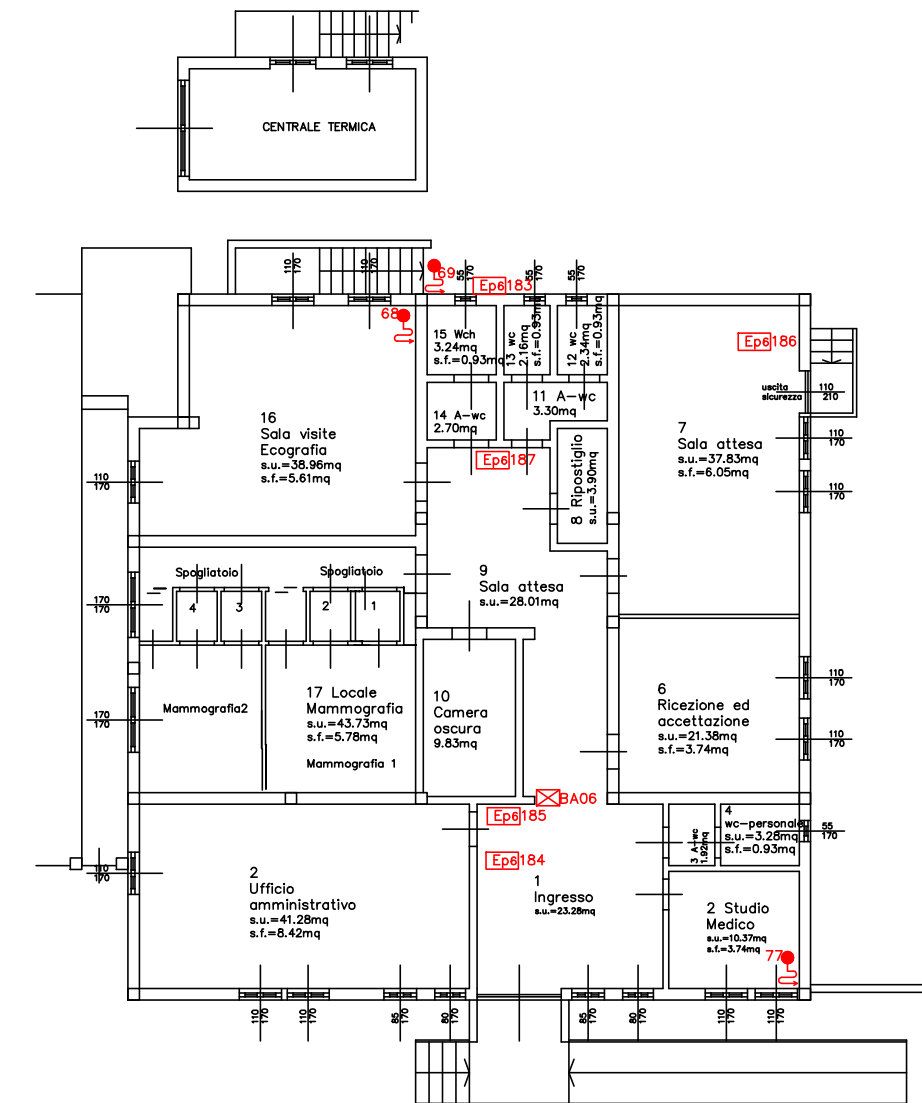


SENOLOGIA

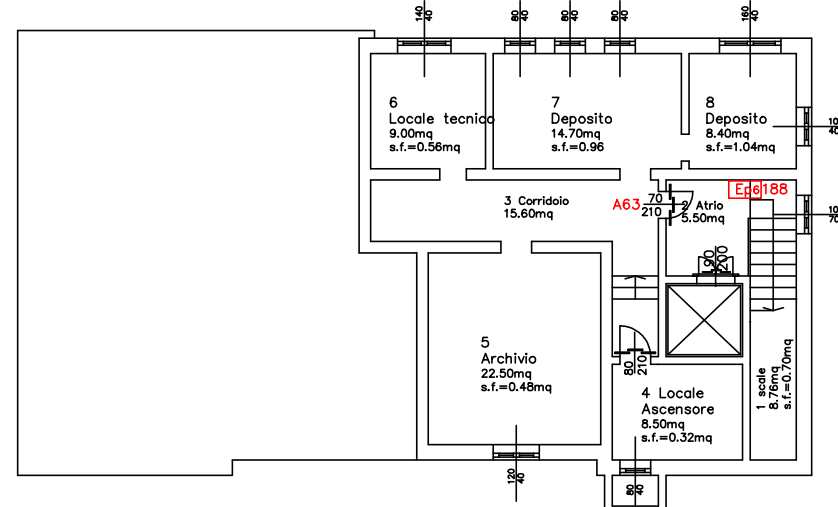

PIANO SEMINTERRATO

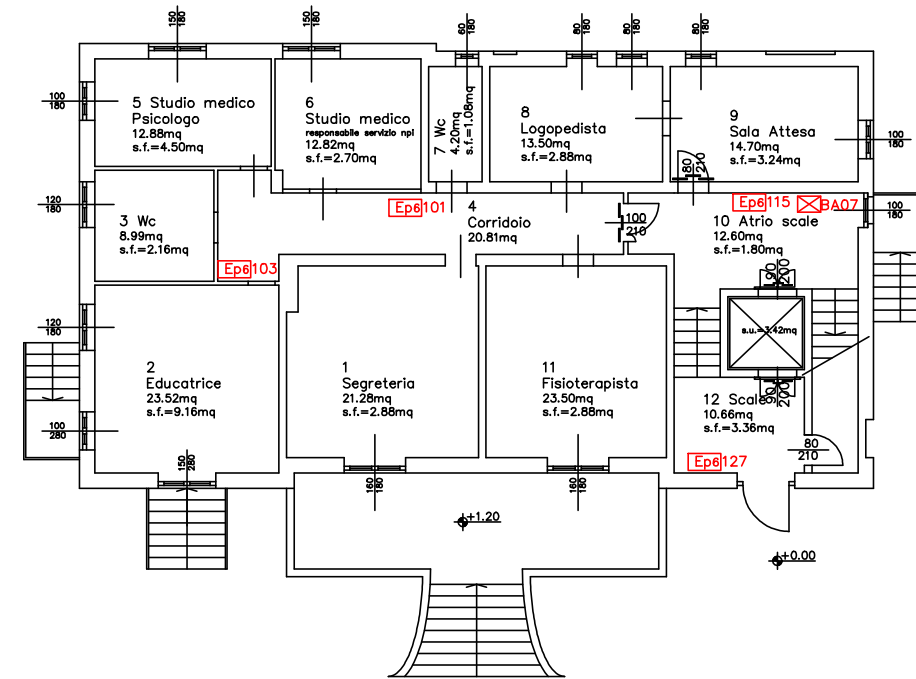

PIANO RIALZATO

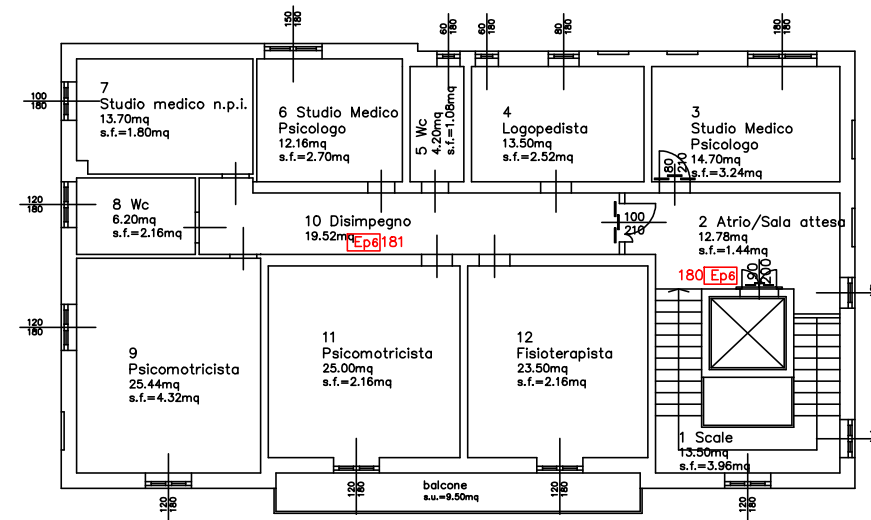

PIANO PRIMO

- LEGENDA
- Ep3 Estintore Polvere 3 kg
 - Ep6 Estintore Polvere 6 kg
 - Ep9 Estintore Polvere 9 kg
 - Ep12 Estintore Polvere 12 kg
 - Ep50 Estintore Polvere 50 kg
 - Ei50 Estintore Schiuma 50 kg
 - Ec2 Estintore CO2 2 kg
 - Ec5 Estintore CO2 5 kg
 - AA Armadio Antincendio primo intervento
 - AA Armadio Antincendio + autorespiratori primo intervento
 - Idrante a parete uni45 con lancia e tubazione flessibile
 - Porta REI

OSPEDALE DI
ROMANO DI
LOMBARDIA

PROGETTISTA:

U.O. TECNICO PATRIMONIALE

COMMITTENTE:

IMPRESA
ESECUTRICE:

OGGETTO/PRATICA:

DISEGNI ARCHIVIO

PROGETTO:

RILIEVO EDIFICI SATELLITE

DESCRIZIONE:

STATO DI FATTO

N° TAVOLA:

9

DATA:

FEBBRAIO 2014

SCALA:

1:100

REVISIONE:

DATA:

VERIFICATO:

□

REVISIONE:

DATA:

VERIFICATO:

□

REVISIONE:

DATA:

VERIFICATO:

□

REVISIONE:

DATA:

VERIFICATO:

□

PERCORSO ARCHIVIO: H:\UT_Tecnico\Disegni Strutturali AGI\Tecnico\Progetti\Romano di Lombardia\